


综合楼三层冷煤管平面图 1:100

说明：1、冷凝水管由给排水专业精放，详见给排水图纸。

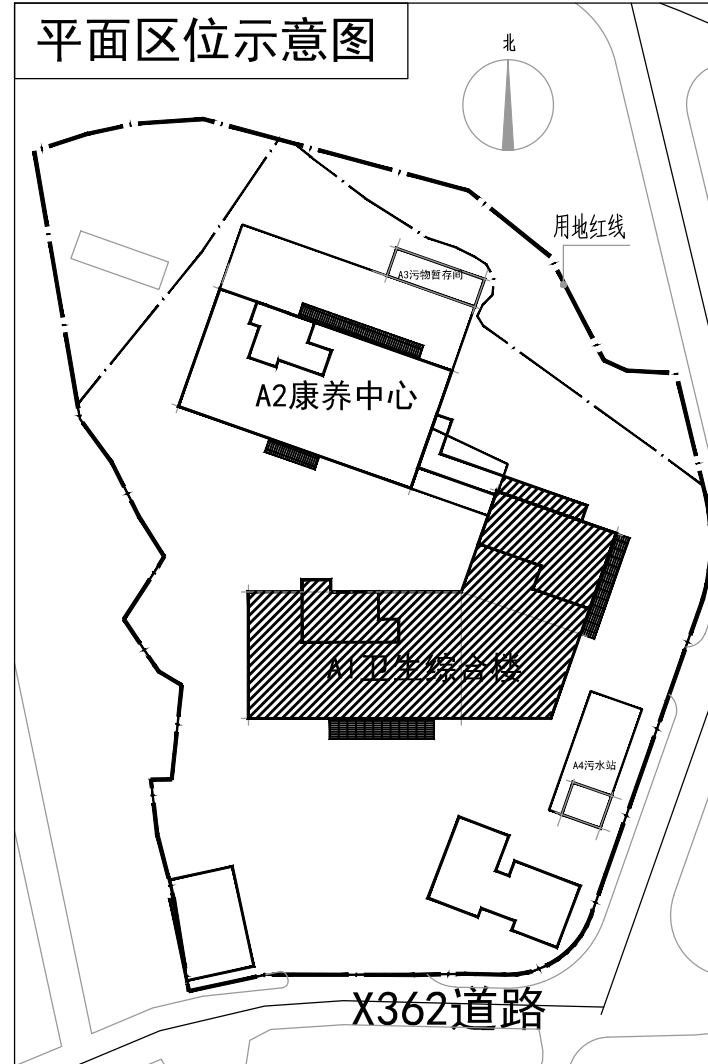

说明示意图
本图需经施工图审查合格后方可交付施工使用。

广东省城乡规划设计研究院
有限责任公司
GUANG DONG URBAN & RURAL PLANNING
AND DESIGN INSTITUTE CO.LTD
资质证书编号：A244003022
QUALIFICATION CERTIFICATE NO.A244003022
版权所有，未经授权，不得复制。
COPYRIGHT MAY NOT BE COPIED

注册师章（建筑、结构）SEAL OF A/E OF RECORD

工程设计出图专用章 SEAL OF DRAWING	
建设单位 CLIENT	新丰县卫生健康局
管理单位 MANAGEMENT UNIT	新丰县政府投资建设项目代建管理局
工程名称 PROJECT	新丰县医共体总医院通田分院
子项名称 SUBJECT	公共卫生补短板建设项目
业务编号 JOB NO.	2022-JZ-059
施工图审查批准号 REVIEW NO.	

图纸名称 DRAWING TITLE		综合楼三层冷媒管平面图			
图别 DISCIPLINE	暖通	比例 SCALE	1:100		
图号 DRAWING NO.	NT-K-21	日期 DATE	2023.02		
设计阶段 PHASE	施工图	版次 REVISION	1		
专业审定 APPROVED BY	袁小华				
专业审核 EXAMINED BY	谢建勇				
项目负责人 PRJ.DIRECTOR	黄欣 颜会阔				
专业负责 CHIEF.ENG.	何佳泽				
校对 CHECK. BY	陈博睿				
设计 DESIGN BY	何佳泽				
制图 DRAWN BY	何佳泽				
方案设计 CONCEPT					
会签栏 COUNTERSIGN					
建筑 ARCH.		结构 STRU.			
给排水 PLUM.		电气 ELEC.			
风 MECH.					