


综合楼屋架层冷煤管平面图 1:100

说明：1、冷凝水管由给排水专业精放，详见给排水图纸。

平面区位示意图

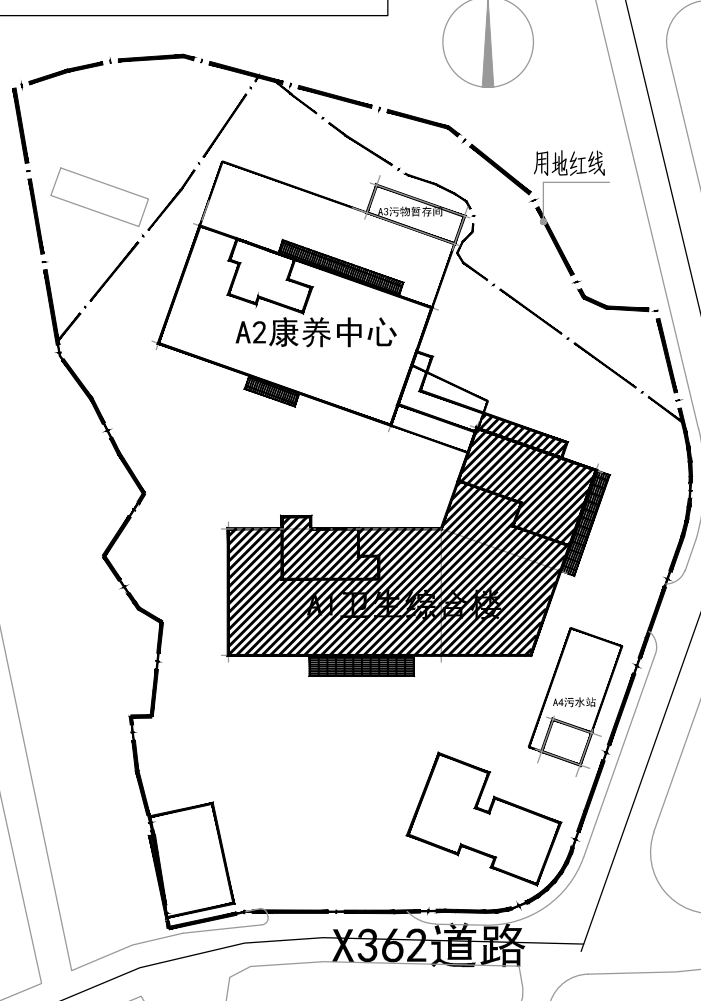

说明示意图
本图需经施工图审查合格后方可交付施工使用。

广东省城乡规划设计研究院
有限责任公司
GUANG DONG URBAN & RURAL PLANNING
AND DESIGN INSTITUTE CO.LTD
资质证书编号：A244003022
QUALIFICATION CERTIFICATE NO. A244003022
版权所有，未经授权，不得复制。
COPYRIGHT MAY NOT BE COPIED.

注册师章（建筑、结构）SEAL OF A/E OF RECORD

工程设计出图专用章 SEAL OF DRAWING

建设单位	新丰县卫生健康局
管理单位	新丰县政府投资建设项目代建管理局
工程名称	新丰县医共体总医院通田分院
项目名称	公共卫生补短板建设项目
子项名称	卫生院综合楼
业务编号	2022-JZ-059
施工图审查批准号	

图名	综合楼屋架层冷煤管平面图
图别	暖通
比例	1:100
图号	NT-K-23
日期	2023.02
设计阶段	施工图
版次	1

专业审定	袁小华
专业审核	谢建勇
项目负责	黄欣 颜会阔
专业负责	何佳泽
校对	陈博睿
设计	何佳泽
制图	何佳泽
方案设计	

会签栏	
建筑 ARCH	结构 STRU
给排水 PLUM	电气 ELEC
通风 MECH	